


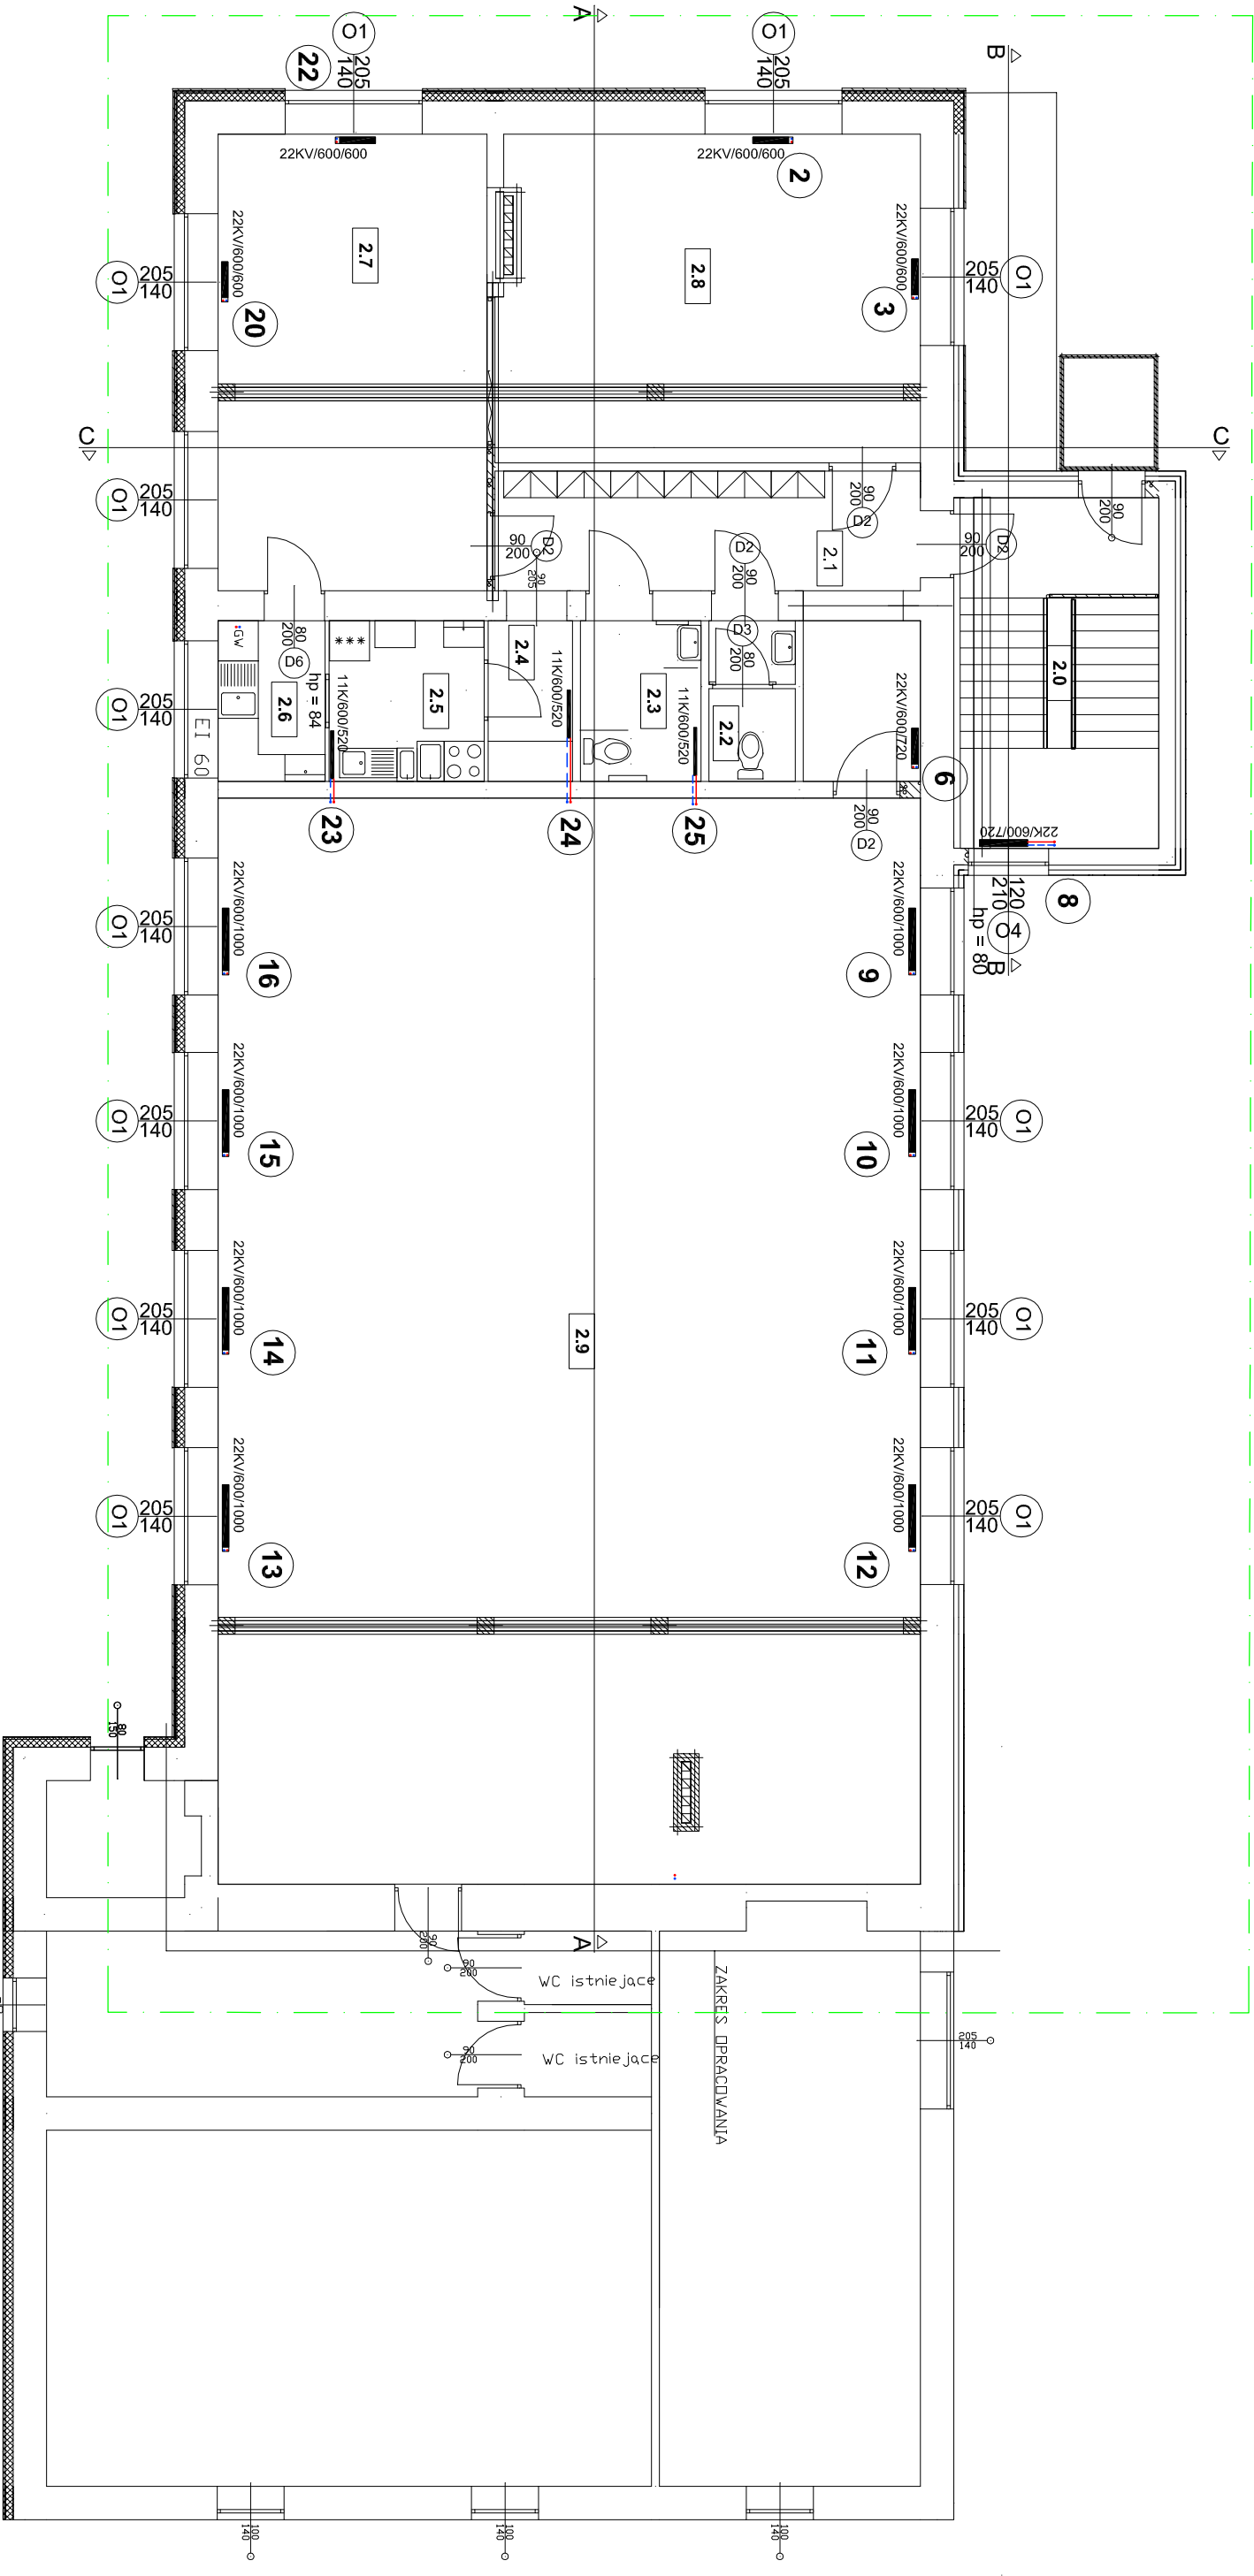

Wykaz pomieszczeń : Kondygnacja 2

Nr	Nazwa pomieszczenia	Pow. użytkowa	Posadzka
2.0	Klatka schodowa	340.04 m²	Gres
2.1	Korytarz	16.08 m²	Gres
2.2	WC Męski	16.27 m²	Gres
2.3	WC Damski	3.03 m²	Gres
2.4	Przyjmowania cateringu	4.33 m²	Gres
2.5	Rozdzielnia cateringu	3.03 m²	Gres
2.6	Zmywalnia	5.58 m²	Gres
2.7	Sala	3.85 m²	Gres
2.8	Sala	27.39 m²	Gres
2.9	Sala	30.48 m²	Gres
2.9	Sala	169.99 m²	Gres
Razem		280.03 m²	Gres

ODMARCZENIA:
 GRZEJNIK BOCZNOZASILANY STYLOWY Z KROKWIENI CO 40 mm
 GRZEJNIK DOŁNOZASILANY STYLOWY Z KROKWIENI CO 40 mm
NR POMIESZCZENIA PROJEKTOWANA TEMPERATURA 0.1 +20 °C Φwym: 667 W WYMAGANA MOC Ciepła
13 PION CENTRALNEGO OGRZEWANIA

Stanowią projekt:

PROJEKT BUDOWLANY

Nazwa projektu:

PRZEBUDOWA INSTALACJI GAZOWEJ ZEWNĘTRZNEJ ORAZ PRZEBUDOWA KANALIZACJI SANITARNEJ ZEWNĘTRZNEJ KOLIDUJĄCEJ Z ROZBUDOWĄ BUDYNKU OSP ORZESZE PRZY UL. ŚW. WAWRZYŃCA 13 W ORZESZU

Nazwa projektu:

RZUT PIĘTRA- INSTALACJA CENTRALNEGO OGRZEWANIA

Inwestor:

Miasto Orzesze

Adres:

ul. Św. Wawrzyńca 21, 43-180 Orzesze

Adres:

Ochotnicza Straż Pożarna, 43-180 Orzesze

Adres:

ul. Św. Wawrzyńca 13, działka nr 1308/219

Projektant:

mgr inż. Krzysztof Popiele upr. nr SLK2516/PWOS09

Opis:

do projektowania i kierowania robotami budowlanymi bez ograniczeń w szczególności instalacyjnej w zakresie sieci, instalacji i urządzeń cieplnych, wentylacyjnych, gazowych, wodociagowych i kanalizacyjnych

Stwierdził:

inż. Mieczysław Żabicki upr. nr 57790

Opis:

do projektowania w szczególności instalacyjnej w zakresie instalacji sanitarnych obejmującej instalacje wodociagowe, kanalizacyjne, gazowe i ciepłownicze

Brutto:

SANITARNIA

Skala:

1:100

Nr rys.:

IS-15

Data:

PAŹDZIERNIK 2016