


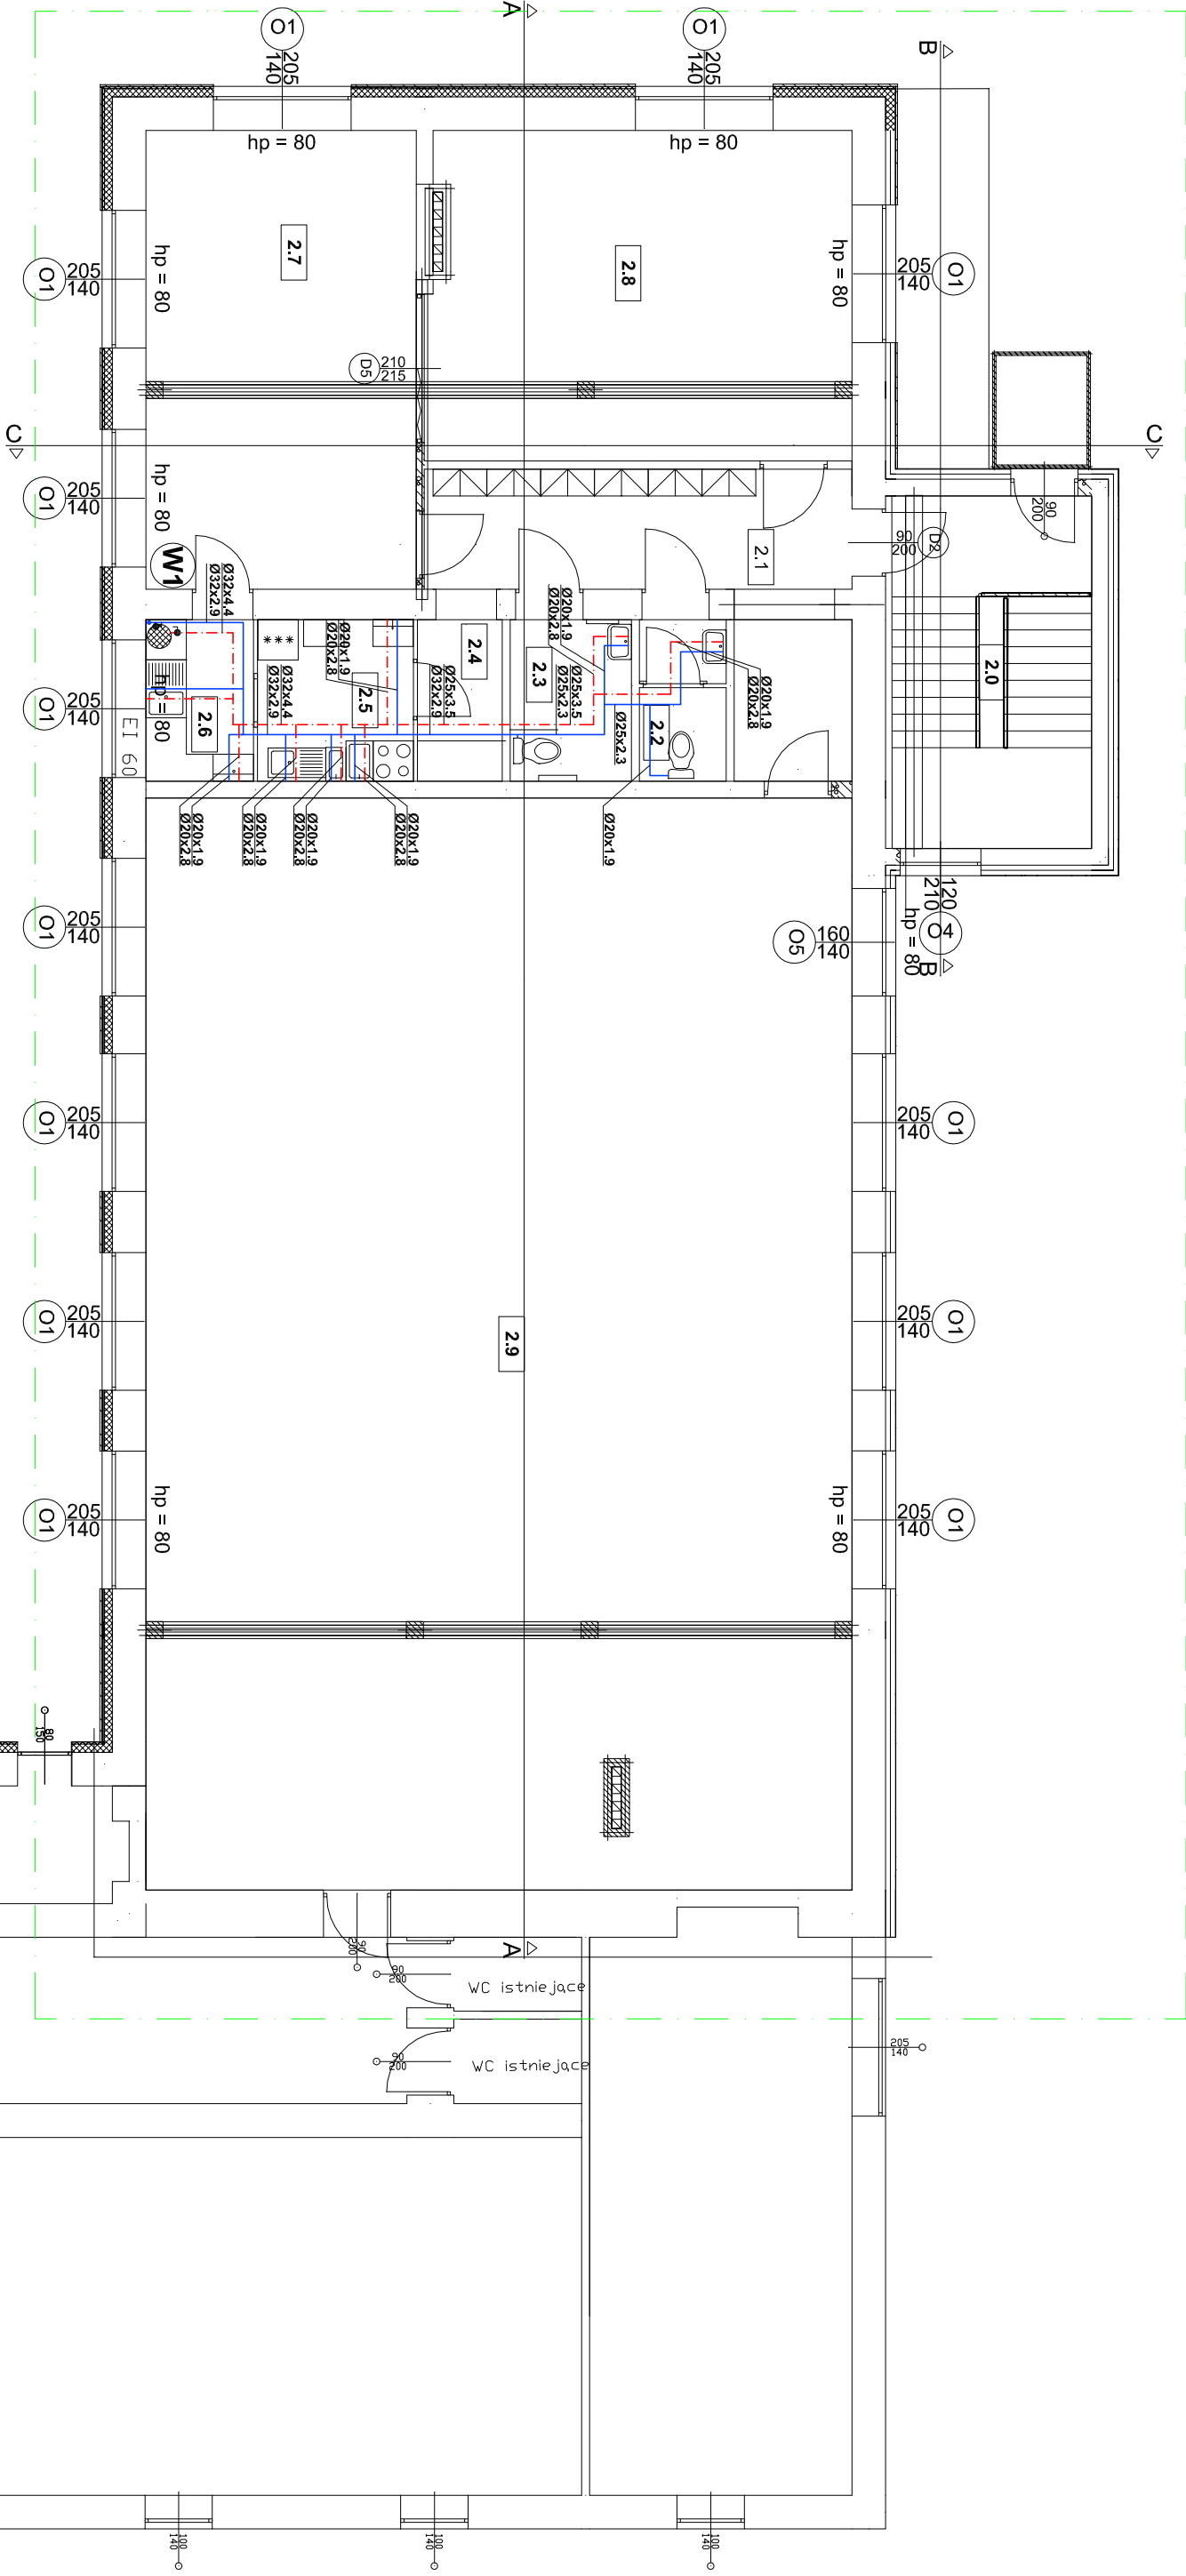

Wykaz pomieszczeń : Kondygnacja 2

Nr	Nazwa pomieszczenia	Pow. użytkowa	Posadzka
2.0	Klatka schodowa	16.08 m²	Gres
2.1	Kuchnia	16.27 m²	Gres
2.2	WC Męski	3.03 m²	Gres
2.3	WC Damski	4.33 m²	Gres
2.4	Przyjmowania cateringu	3.03 m²	Gres
2.5	Rozdzielnia cateringu	5.58 m²	Gres
2.6	Zmywalnia	3.85 m²	Gres
2.7	Sala	27.39 m²	Gres
2.8	Sala	30.48 m²	Gres
2.9	Sala	169.99 m²	Gres
Razem		280.03 m²	

ZNAJENIE:	
— — — — —	INSTALACJA GRIEŁ WODY UŻYTKOWEJ
— — — — —	Z RÓR POLIPROPYLENOWYCH PN16
— — — — —	INSTALACJA ZIEMIE WODY UŻYTKOWEJ
— — — — —	Z RÓR POLIPROPYLENOWYCH PN10
●	ZAWÓR WULOWY ODCINIAJĄCY Z ATTESTEM PZH
W1	PION WODOCIĄCOWY
Ø20x2.8	PROJEKTOWANA ŚREDNICA PRZEWODU WODOCIĄCOWEGO
●	POTRZEBOWA PODSIĘGNIĘCIE WODY OTOPIENIOWEJ 80 LITRÓW WODY GRZĄCZNI 2 W. STOPNIEN OCHRONY P24 KLASA EFEKTYWNOŚCI
— — — — —	ZAKRES OPRACOWANIA PROJEKTOWEGO

PROJEKT BUDOWLANY			
Nazwa projektu: PRZEBUDOWA INSTALACJI GAZOWEJ ZEWNĘTRZNEJ ORAZ PRZEBUDOWA KANALIZACJI SANITARNEJ ZEWNĘTRZNEJ KOLIDUJĄCEJ Z ROZBUDOWĄ BUDYNKU OSP ORZESZE PRZY UL. ŚW. WAWRZYŃCA 13 W ORZESZU			
Nazwa rysunku: RZUT PIĘTRA - INSTALACJA WODOCIĄCOWA			
Inwestor: Miasto Orzesze			
Lokalizacja: ul. Św. Wawrzyńca 21, 43-180 Orzesze			
Lokalizacja: Ochotnicza Straż Pożarna, 43-180 Orzesze			
Lokalizacja: ul. Św. Wawrzyńca 13, działka nr 1308/219			
Projektant: mgr inż. Krzysztof Popiele upr. nr SLK2516/PWOS09		Podpis:	
do projektowania i kierowania robotami budowlanymi bez ograniczeń w specjalności instalacyjnej w zakresie sieci, instalacji i urządzeń cieplnych, wentylacyjnych, gazowych, wodociągowych i kanalizacyjnych		Podpis:	
Sprawdził: inż. Mieczysław Żabicki upr. nr 57790		Podpis:	
do projektowania w specjalności instalacyjnej w zakresie instalacji sanitarnych obejmującej instalacje wodociągowe, kanalizacyjne, gazowe i ciepłownicze		Podpis:	
Bryła: SANITARNIA		Skala: 1:100	Wzrost: IS-03
Data: PAŹDZIERNIK 2016			