


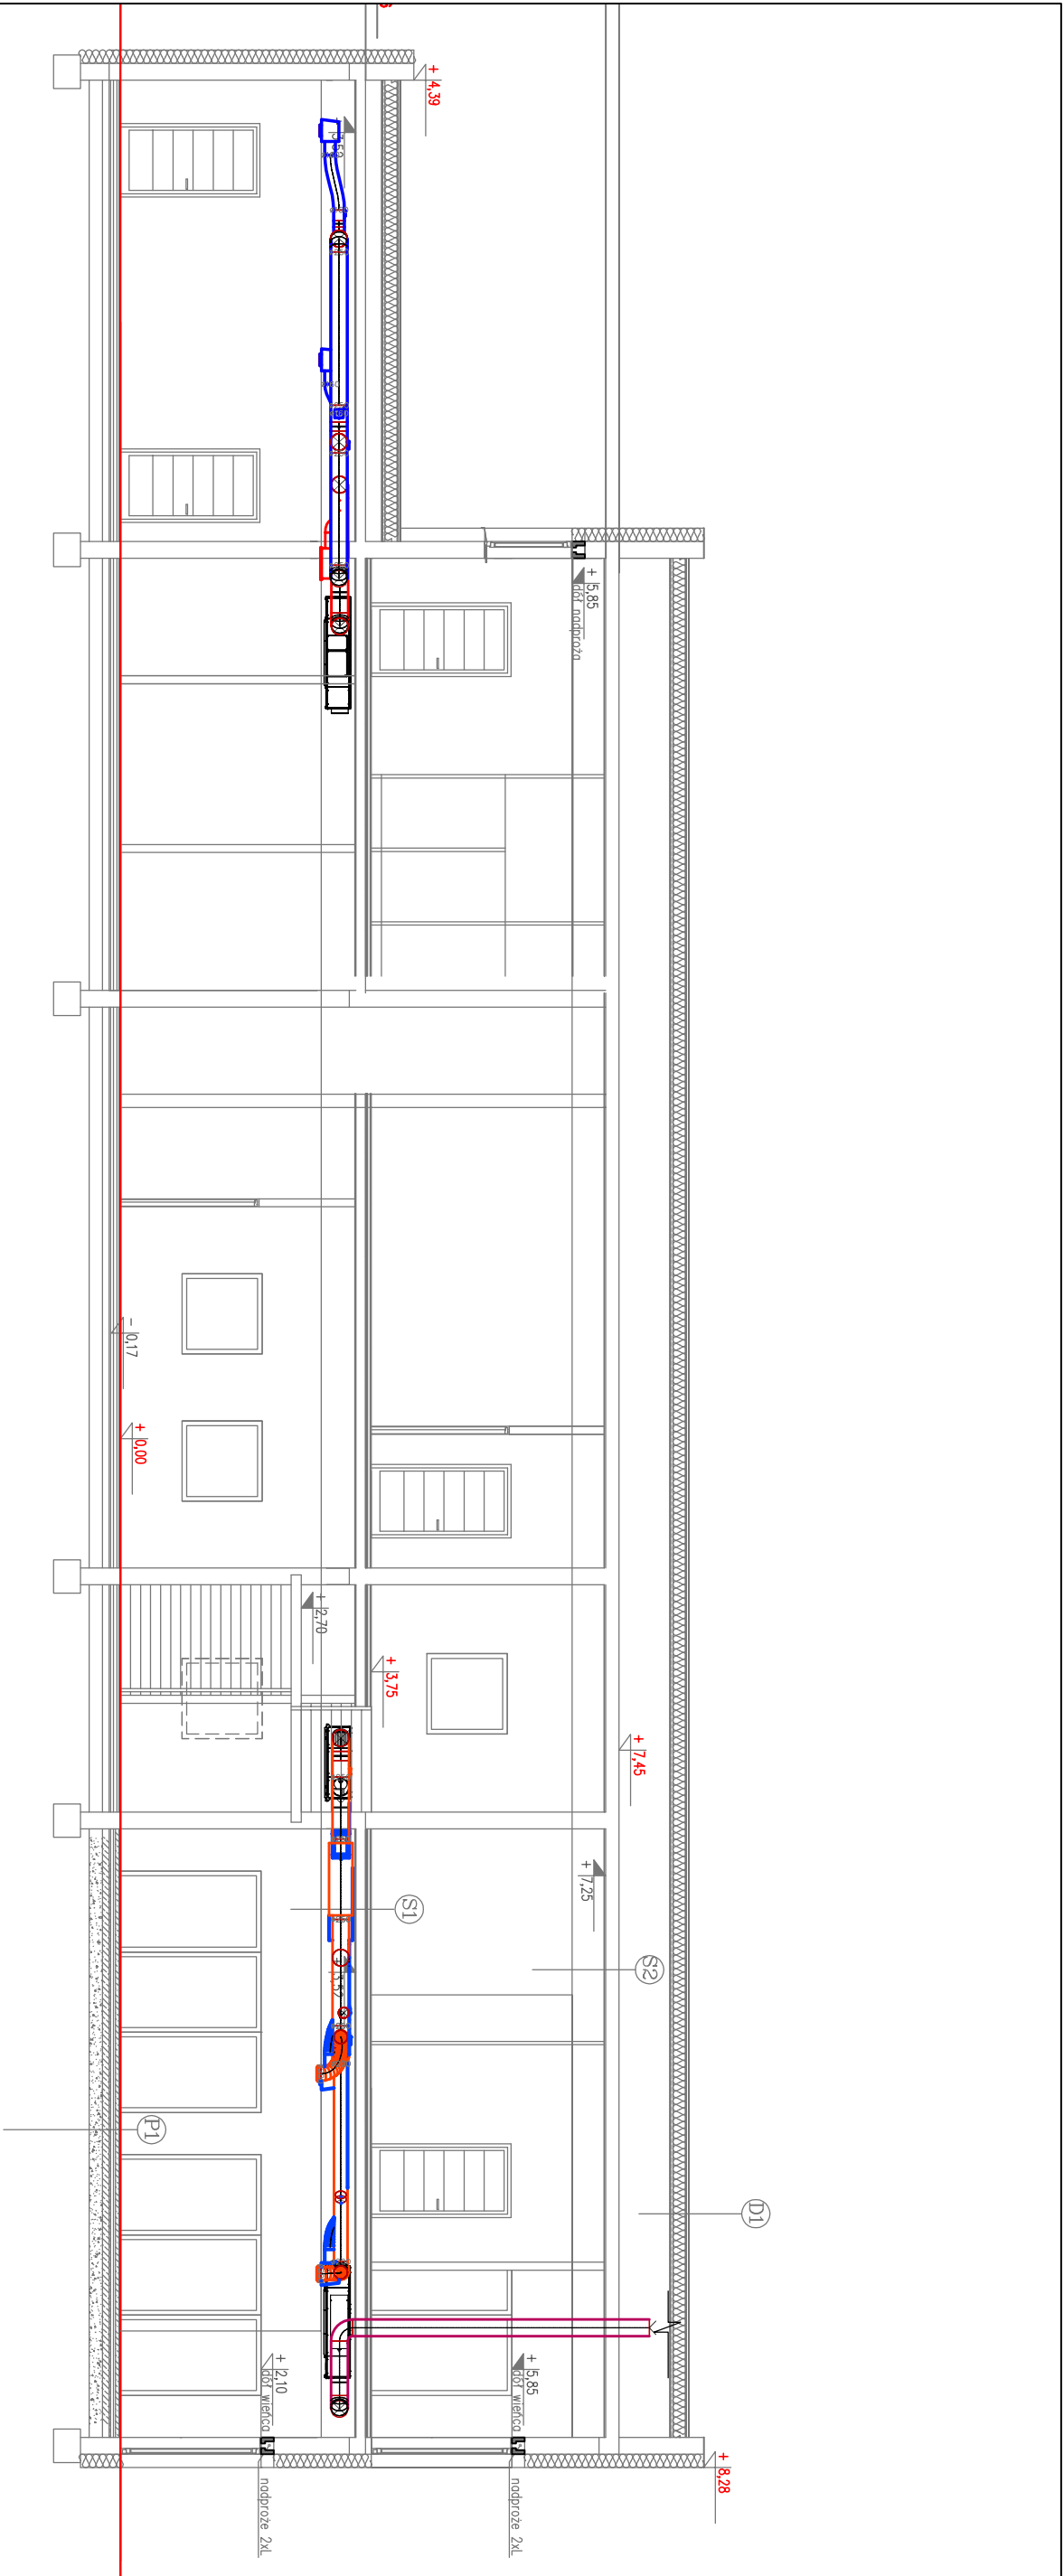

INWESTOR: Urząd Miasta Orzesze ul. Św. Wawrzyńca 21 43-180 Orzesze			
OBJEKT: Budynek Przedszkola w Orzeszu ul. 1 Maja, NR DZIAŁKI 220 i 221			
FAZA PROJEKT WYKONAWCZY			
BRANŻA SANITARNA			
PROJEKTANT	NR UPRAWNIENI	PODPIS	
PROJEKTANT: inż. STANISŁAW BODUSZEK	586/93		
SPRAWDZIŁ: mgr inż. WOJCIECH RYŁOWSKI	SLK/5450/PWOS/14		
TYTUŁ RYSUNKU PRZEBUDÓW B-B-INSTALACJA WENTYLACJI MECHANICZNEJ			
DATA 01.2019	SKALA 1:50	5	S6