


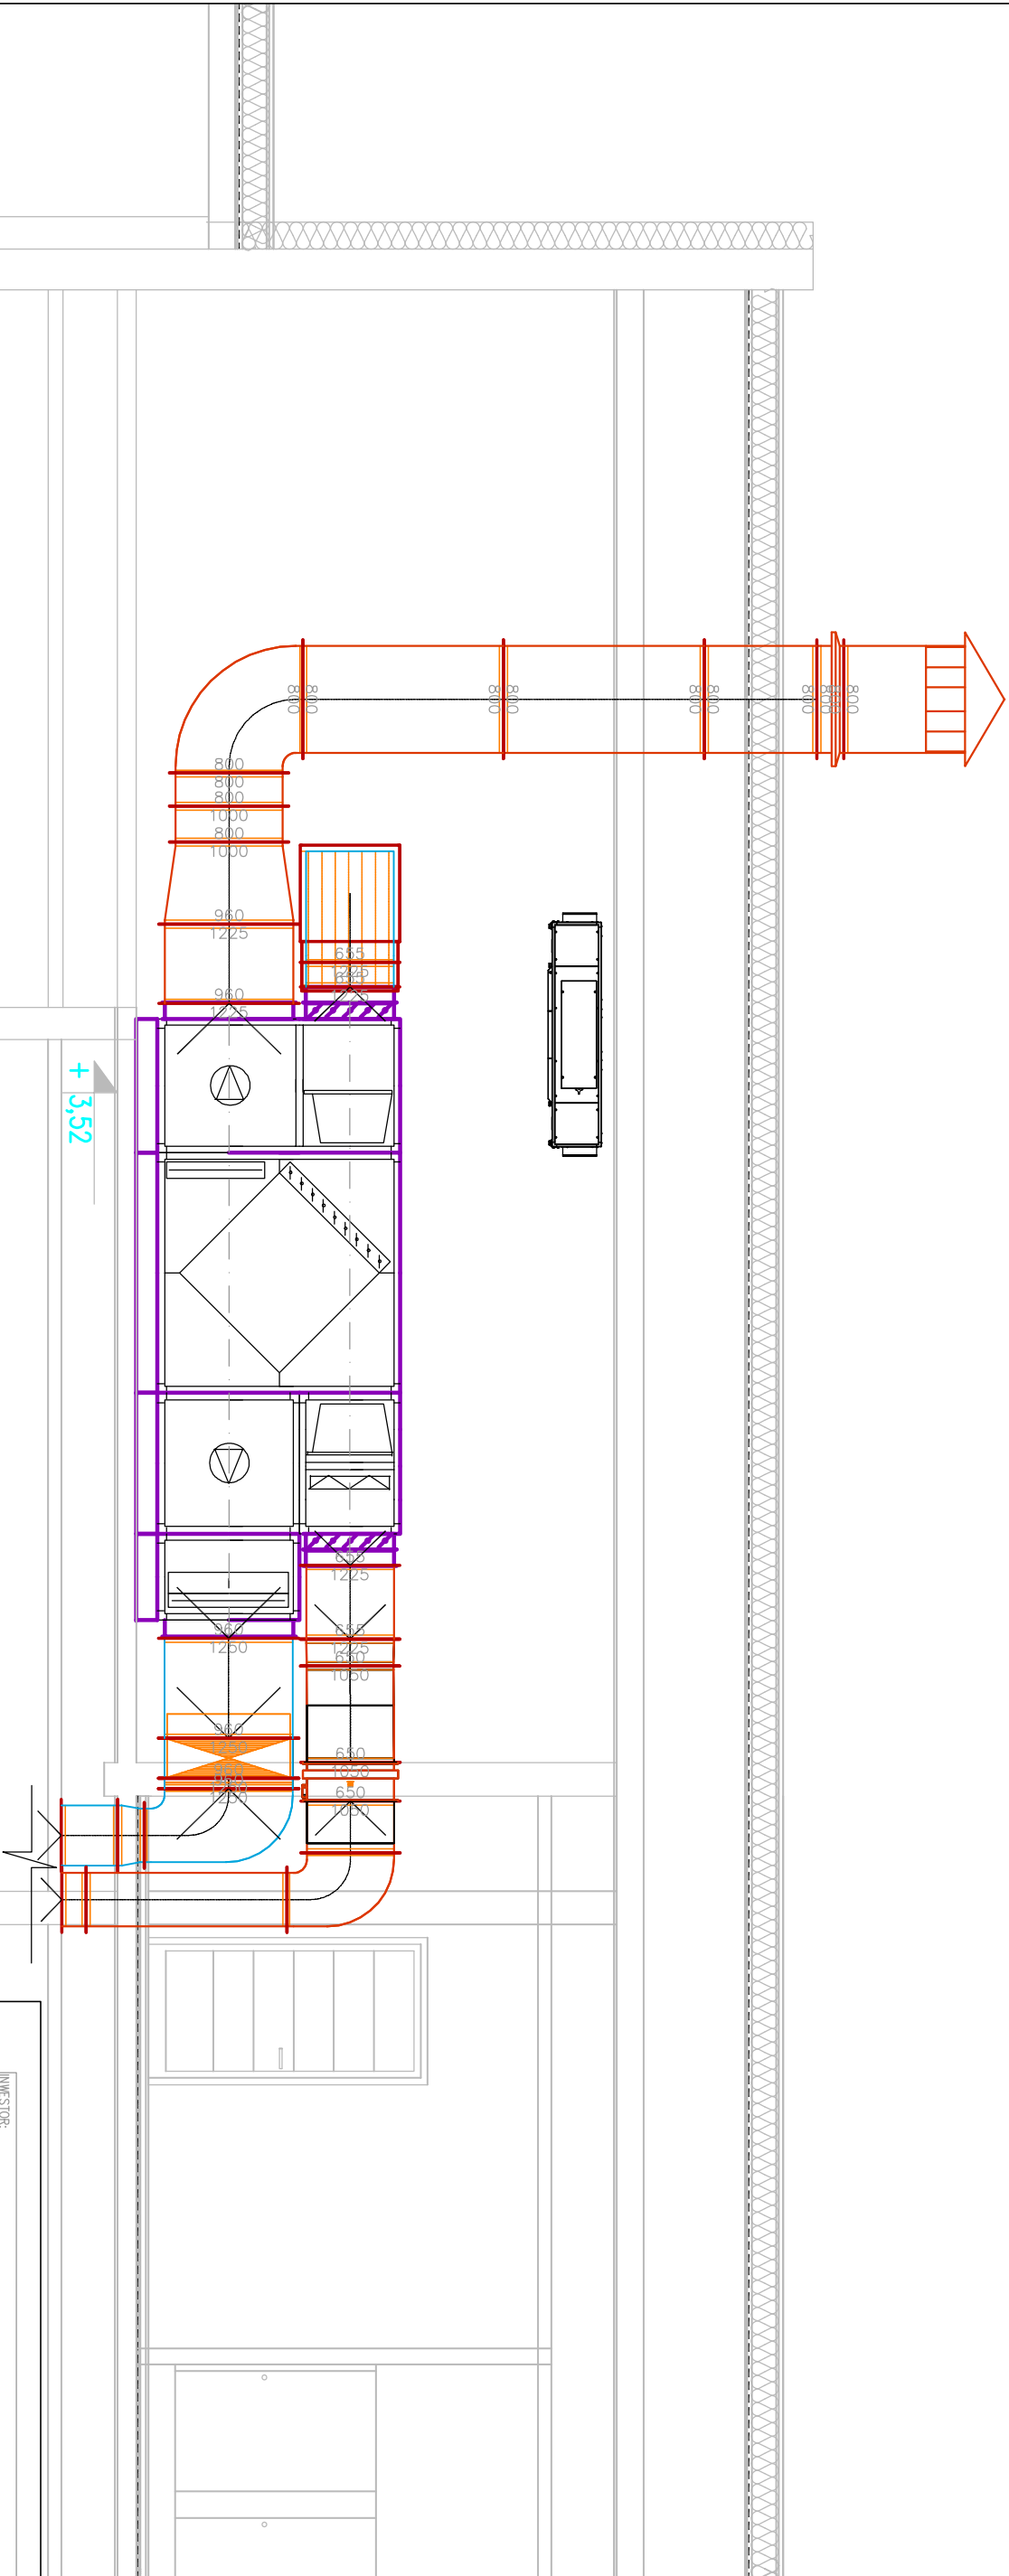

INWESTOR: Urząd Miasta Oresze ul. Św. Wawrzyńca 21 43-180 Oresze		
OBJEKT: Budynek Przedszkola w Oreszu ul. 1 Maja, NR DZIAŁKI 220 i 221		
FAZA PROJEKT WYKONAWCZY		
BRANŻA SANITARNA		
PROJEKTANT	NR UPRAWNIENI	PODPIS
PROJEKTANT: inż. STANISŁAW BODUSZEK	586/93	
SPRAWDZIŁ: mgr inż. WOJCIECH RYŁOWSKI	SLK/5450/PWOS/14	
TYTUŁ RYSUNKU PRZEBUDÓJ C-C-INSTALACJA WENTYLACJI MECHANICZNEJ		
DATA 01.2019	SKALA 1:50	5 S7